

MAPA DO CELÓW PROJEKTOWYCH

SKALA 1: 500

Identyfikator zgłoszenia pracy geodezyjnej: GKG.GZ.4071.9114.2018

Województwo: wielkopolskie

Powiat: poznański

Nazwa jednostki ewidencyjnej: SUCHY LAS

Identyfikator jednostki ewid.: 302115_2

Nazwa obrębu ewidencyjnego: GOŁĘCZEWO

Identyfikator obrębu ewid.: 302115_2.0003

Miejscowość: GOŁĘCZEWO

Sekcje: 6.180.11.01.3.3, 6.180.11.06.1.1



BARTOSZ MARCHWIAK
GEODETA UPRAWNIONY
(1) Nr uprawnień 21111
61-205 Poznań, os. Oświecenia 24/3
kon.: 502 796 557, e-mail: b.marchwiak@p2.pl


Mapa została wykonana bez ustalenia obciążeń służebnością gruntową.

Kolorem czerwonym zaznaczono punkty osnowy geodezyjnej, które podlegają ochronie. Zgodnie z art. 48 pkt 3 ustawy z dnia 17 maja 1989 r. Prawo geodezyjne i kartograficzne (Dz.U. z 2010 r., poz.1287 ze zm.) kto (...) niszczy, uszkadza i przenieszcza znaki geodezyjne (...) podlega karze grzywny.

- zakres aktualizacji

Układ współrzędnych prostokątnych płaskich	2000
Układ wysokości	Kronsztadt

Stan aktualny na dzień 21-09-2018 roku

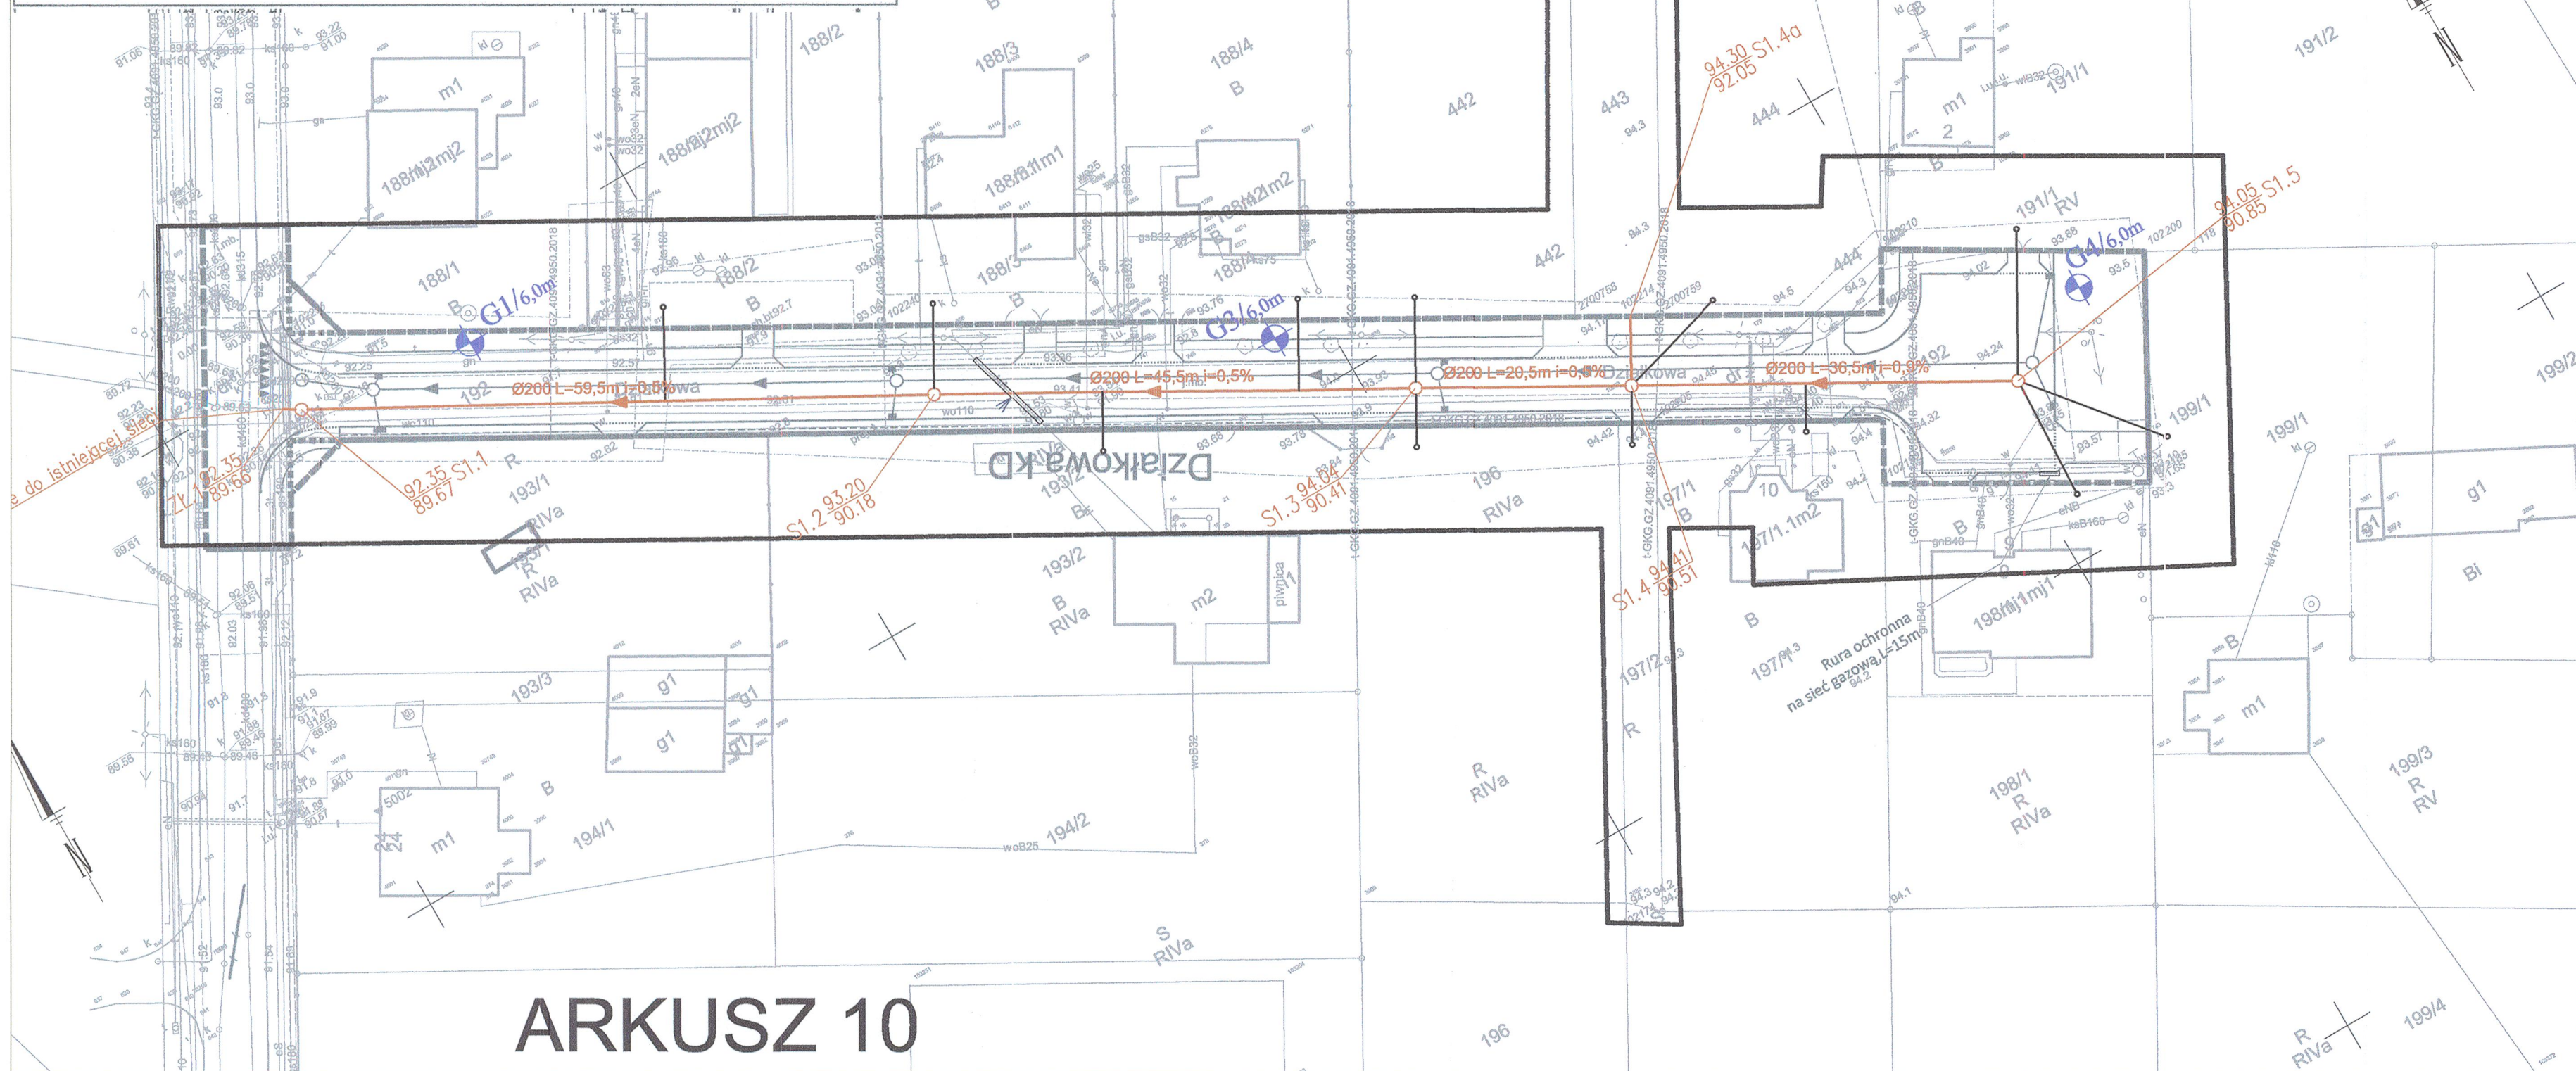

ARKUSZ 10

Poświadczam, że niniejszy dokument został opracowany w wyniku prac geodezyjnych i kartograficznych, których rezultaty zawiera operat techniczny wpisany do ewidencji materiałów państwowego zasobu geodezyjnego i kartograficznego

STAROSTA POZNAŃSKI

P.3021.2018 810
(Identyfikator ewidencyjny materiału zasobu - operatu technicznego)

17-01-2019

(Data wpisania operatu technicznego do ewidencji materiałów zasobu)

2 up. STAROSTY POZNAŃSKIEGO

Paweł Boruszewski

(Imię, nazwisko i podpis osoby reprezentującej organ)

Powiatowego Ośrodka Dokumentacji

Geodezyjnej i Kartograficznej w Poznaniu

STAROSTWO POWIATOWE
w Poznaniu

STAROSTA POZNAŃSKI

Załącznik do zgłoszenia

Nr 10.610.2.02.2020

z dnia 04-06-2020

ZA ZGODNOŚĆ
Z ORYGINAŁEM

mgr inż. Mariusz Kaczmarek
Uprawnienia budowlane
do projektowania bez ograniczeń
w specjalności instalacyjnej w zakresie sieci,
instalacji i urządzeń cieplnych, wentylacyjnych,
gazowych, wodociagowych i kanalizacyjnych
nr ewid. WKP/0174/POOS/15

LEGENDA

- PROJ. KANALIZACJA SANITARNA GRAWITACYJNA
- PROJ. STUDNIA KANALIZACJI SANITARNEJ
- PROJ. PRZYŁĄCZE KANALIZACJI SANITARNEJ

178/8 NUMERY DZIAŁEK EWIDENCYJNYCH

Zadanie:
Budowa kanalizacji sanitarnej i deszczowej oraz dróg dla miejscowości Gołęczewo w Gminie Suchy Las - Etap IV

Biuo Projektowe:



BBF Sp. z o.o.
ul. Dąbrowskiego 481
60-451 Poznań
Tel. +48 61 695-93-12
Fax +48 61 695-93-15
e-mail: bb@bbf.pl
NIP: 781-1009-458
REGON: 00879341



Gmina Suchy Las
ul. Szkolna 13
62-002 Suchy Las
Tel. +48 61 892 62 50
Fax +48 61 812 52 12
www: www.suchylas.pl
NIP: 777-31-45-371
REGON: 631258508

Zamawiający:

Autoryzacja:	Nazwisko:	Nr uprawnień:	Podpis:	Data:
Projektował:	mgr inż. Mariusz Kaczmarek	WKP/0174/POOS/15	<i>M. Kaczmarek</i>	01.2020
Opracował:	mgr inż. Magda Pawlik		<i>M. Pawlik</i>	01.2020
Sprawił:	inż. Zofia Lewandowska	39/83/Pw	<i>Z. Lewandowska</i>	01.2020

Stadium:		PROJEKT BUDOWLANO – WYKONAWCZY	
Branża:	Sieci wod-kan	Nr opracowania:	-
Nazwa rysunku:	Plan zagospodarowania terenu	Skala:	1:500
		Nr rys.	1.10